



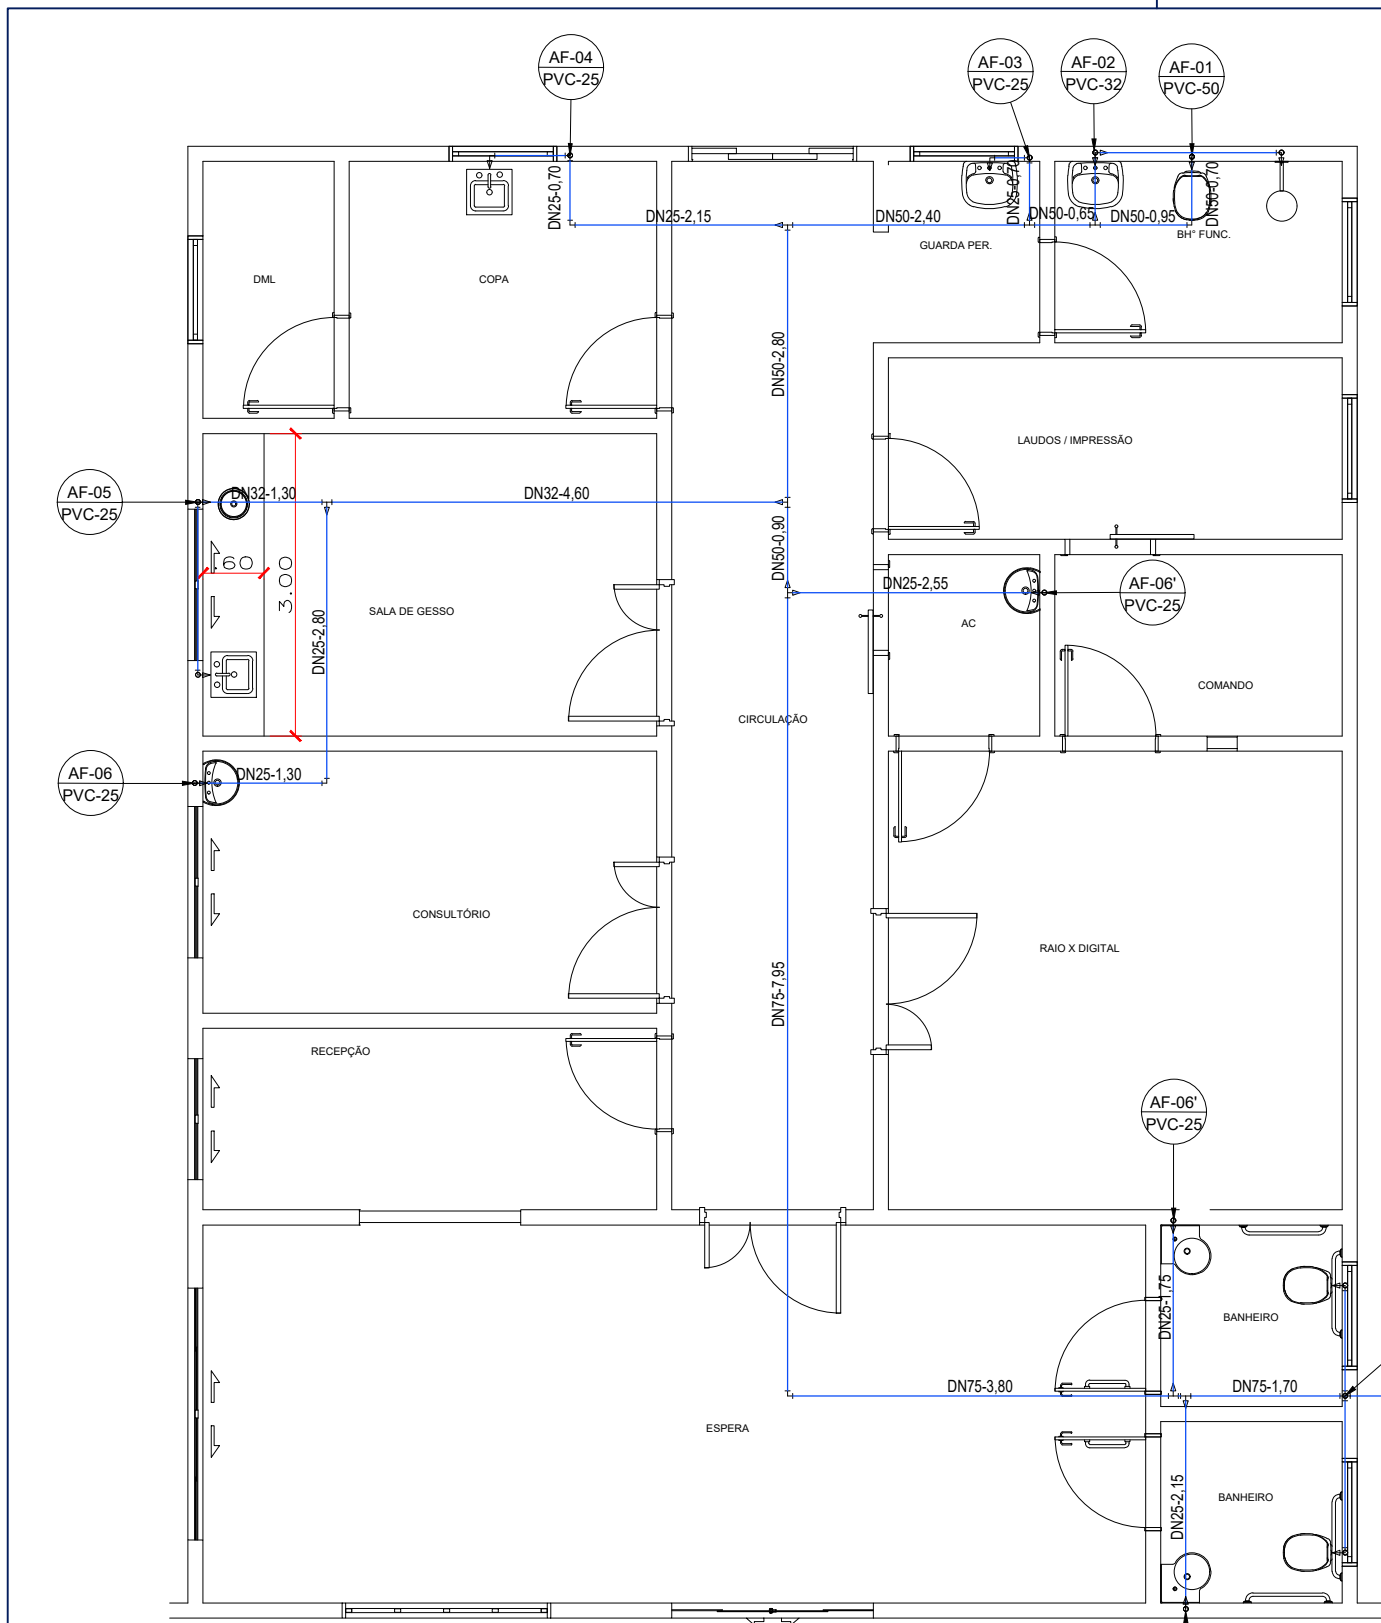


01 PLANTA BAIXA - ÁGUA FRIA
ESCALA: 1/75

LEGENDA
TUBULAÇÕES EMBUTIDAS
OU SOBRE LAJE/FORRO


OBSERVAÇÕES
1 - A TUBULAÇÃO DE ALIMENTAÇÃO DEVERÁ SER DERIVADA DE RESERVATÓRIO EXISTENTE NO PRÉDIO ANEXO UTILIZANDO ADAPTADOR FLANGEADO DE 2 1/2" DE DIÂMETRO.
2 - PARA FINS DE CÁLCULO DE PRESSÕES DISPONÍVEIS FOI CONSIDERADA A ALTURA GEOMÉTRICA DE 4M.

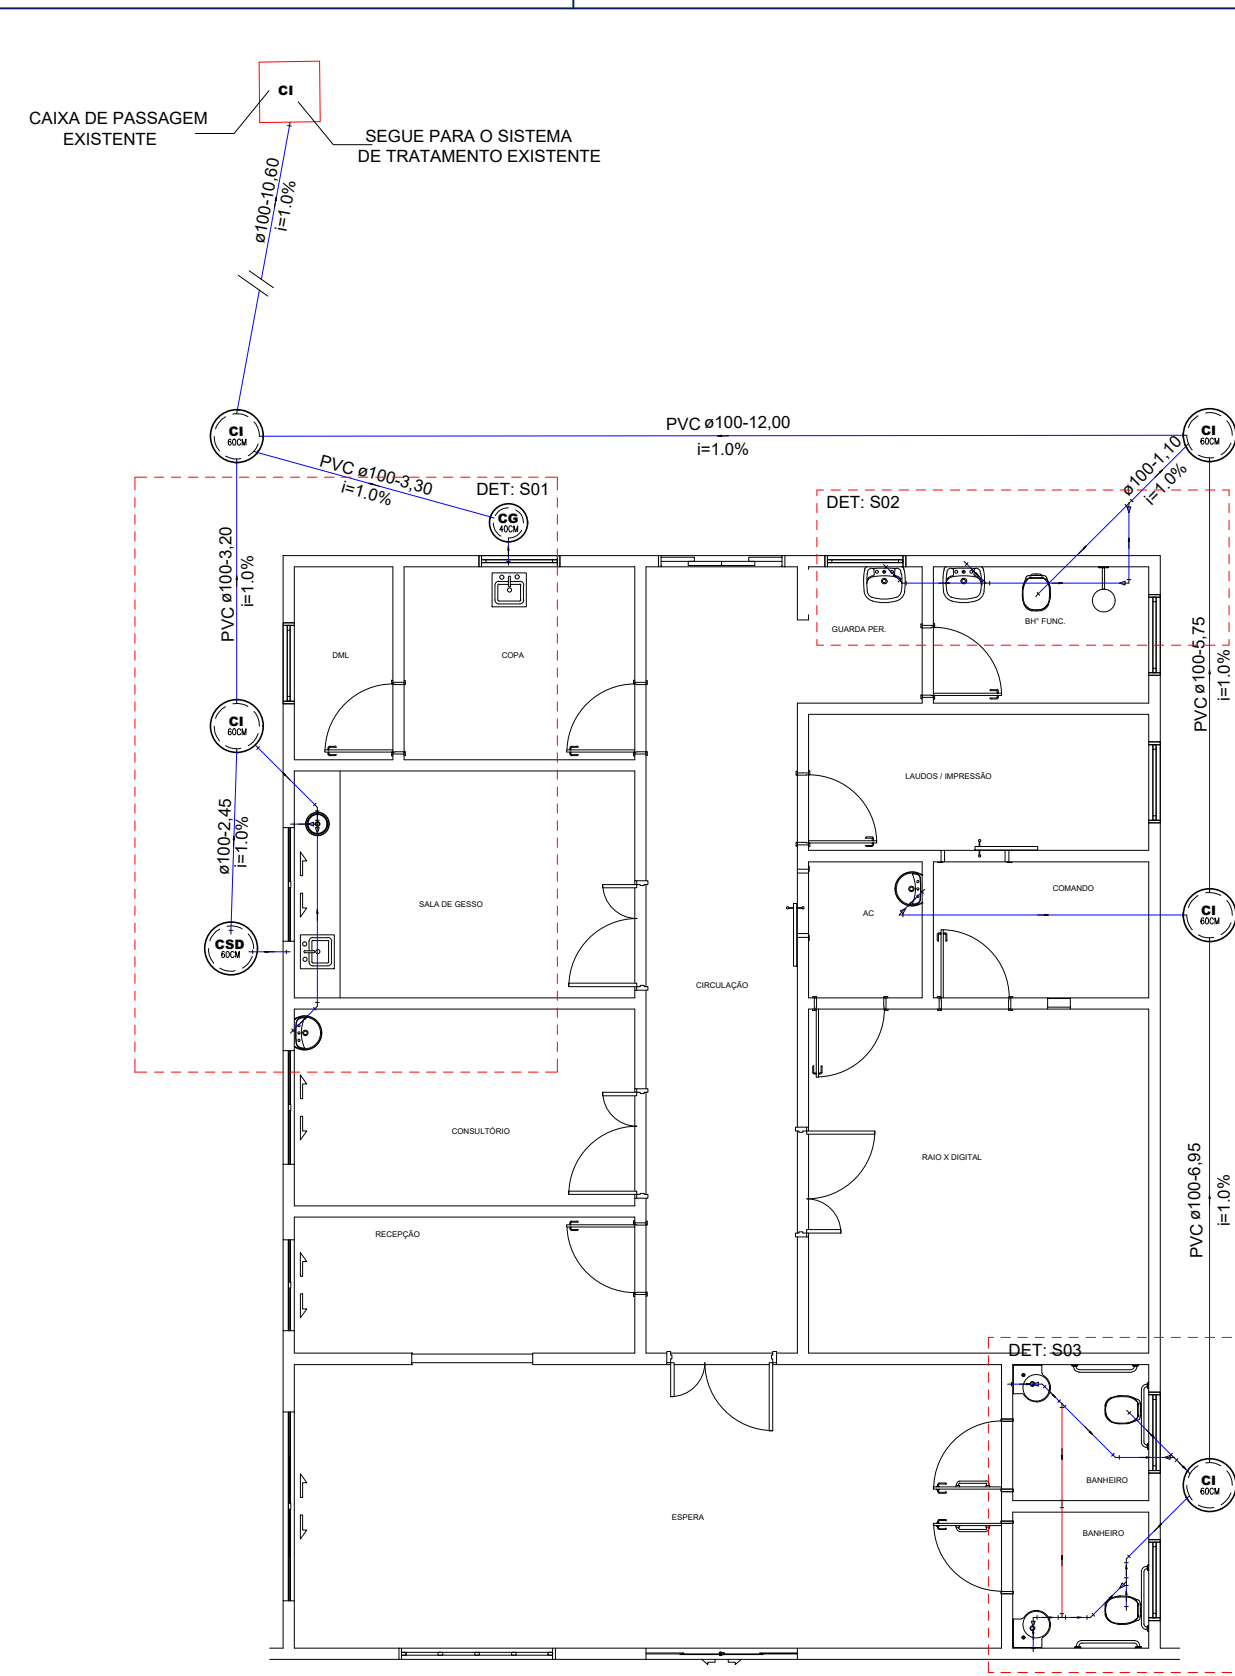


02 PLANTA BAIXA - SANITÁRIA
ESCALA: 1/100

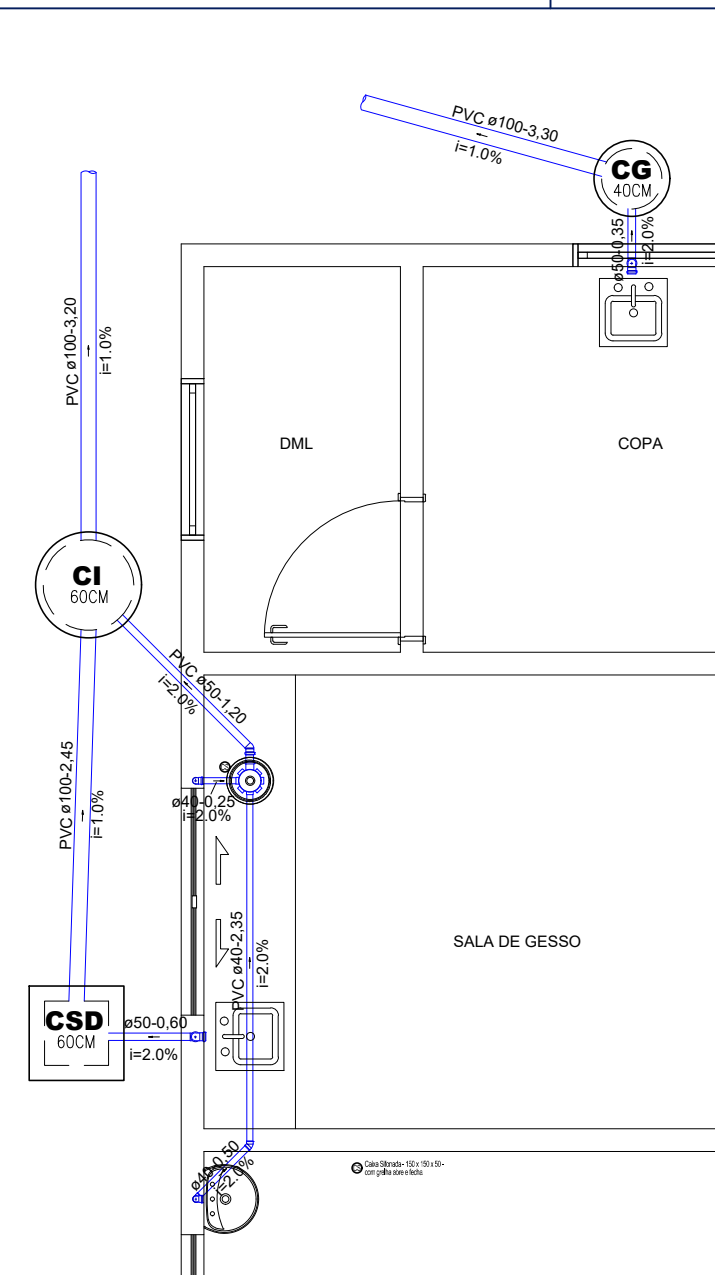



03 DET S01
ESCALA: 1/25

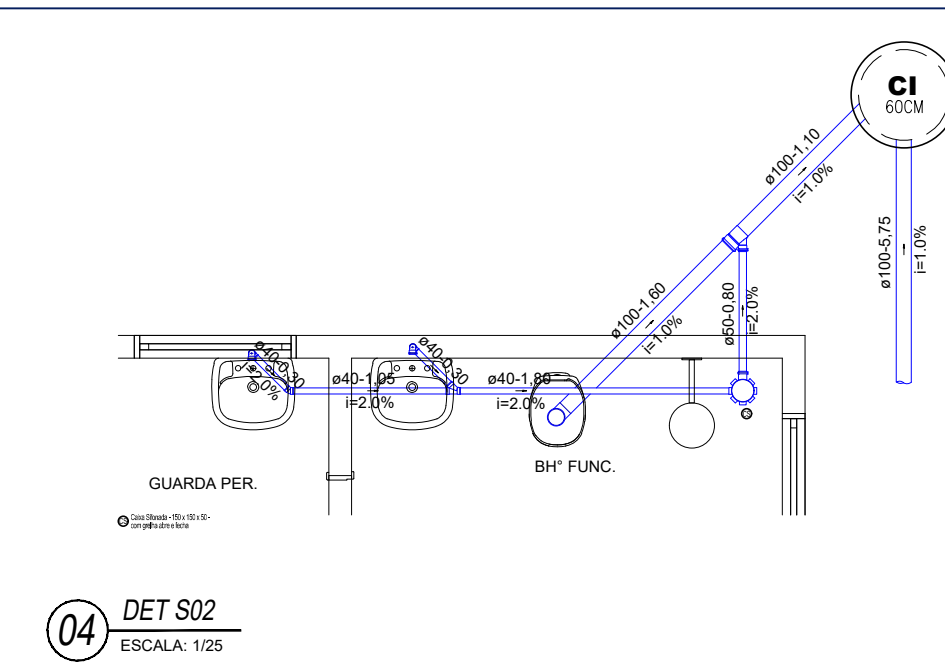


04 DET S02
ESCALA: 1/25

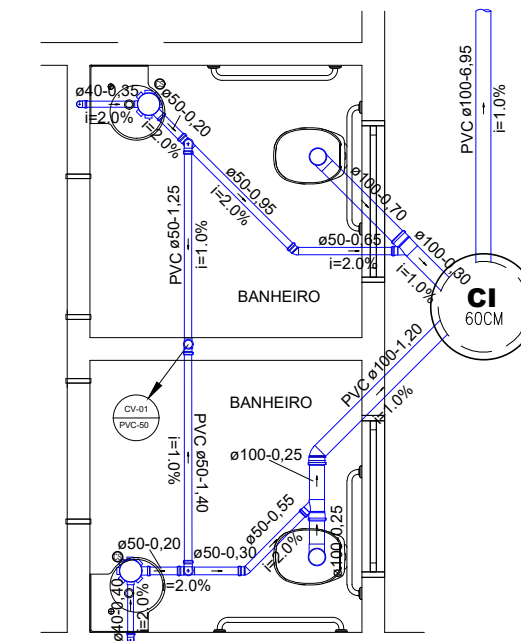

05 DET S03
ESCALA: 1/25

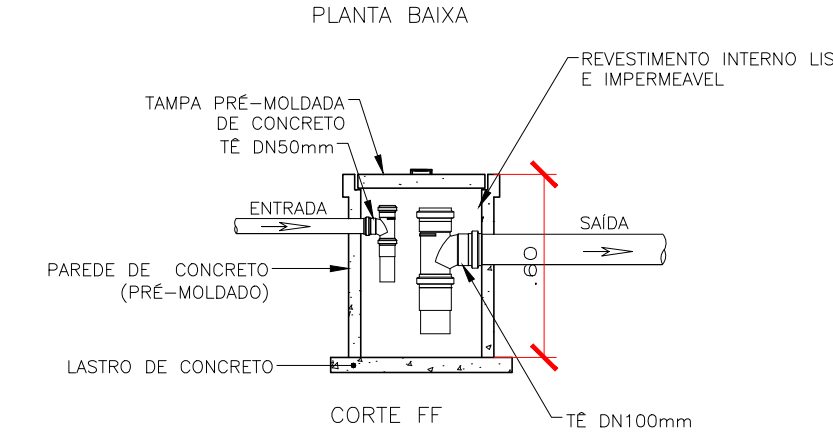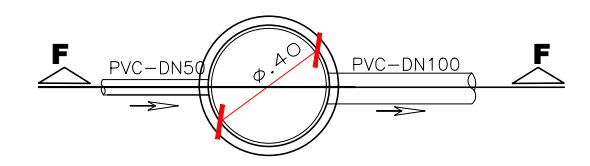

19 CAIXA DE GORDURA DN 40CM
ESCALA: 1/25

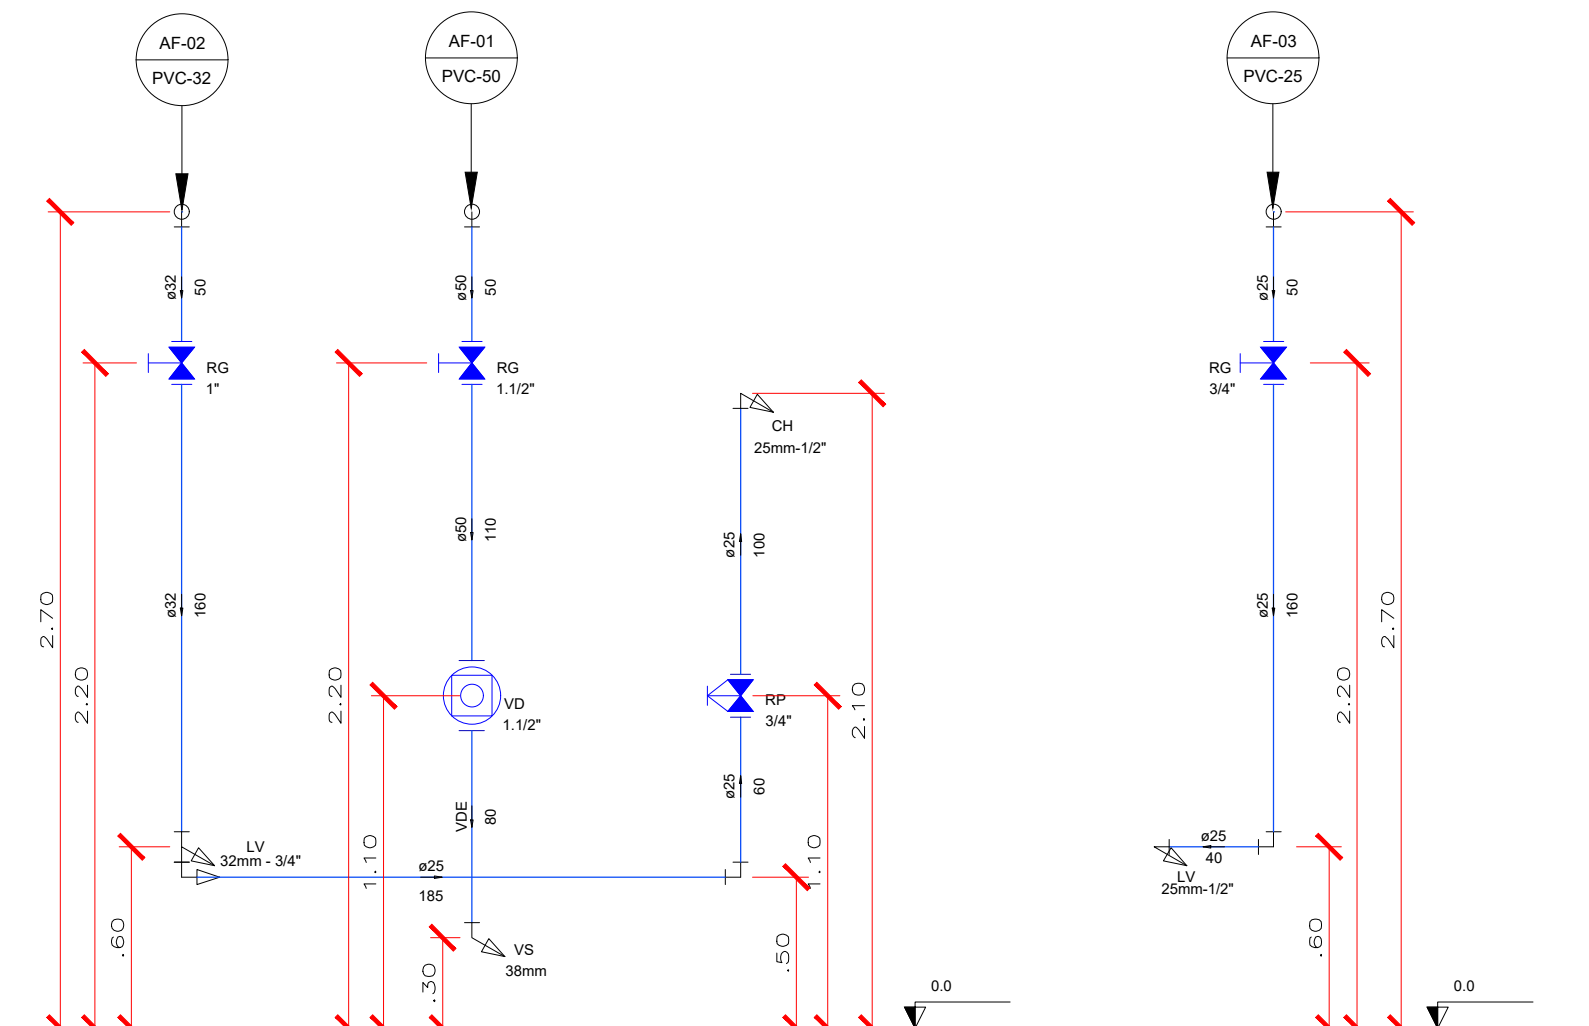

06 CORTE AF-01E 02 (1X)
ESCALA: 1/25


07 CORTE AF-03-1(X)
ESCALA: 1/25

08 CORTE AF-04-1(X)
ESCALA: 1/25


09 CORTE AF-05-1(X)
ESCALA: 1/25

10 CORTE AF-06/06-4(X)
ESCALA: 1/25


11 CORTE AF-07-1(X)
ESCALA: 1/25

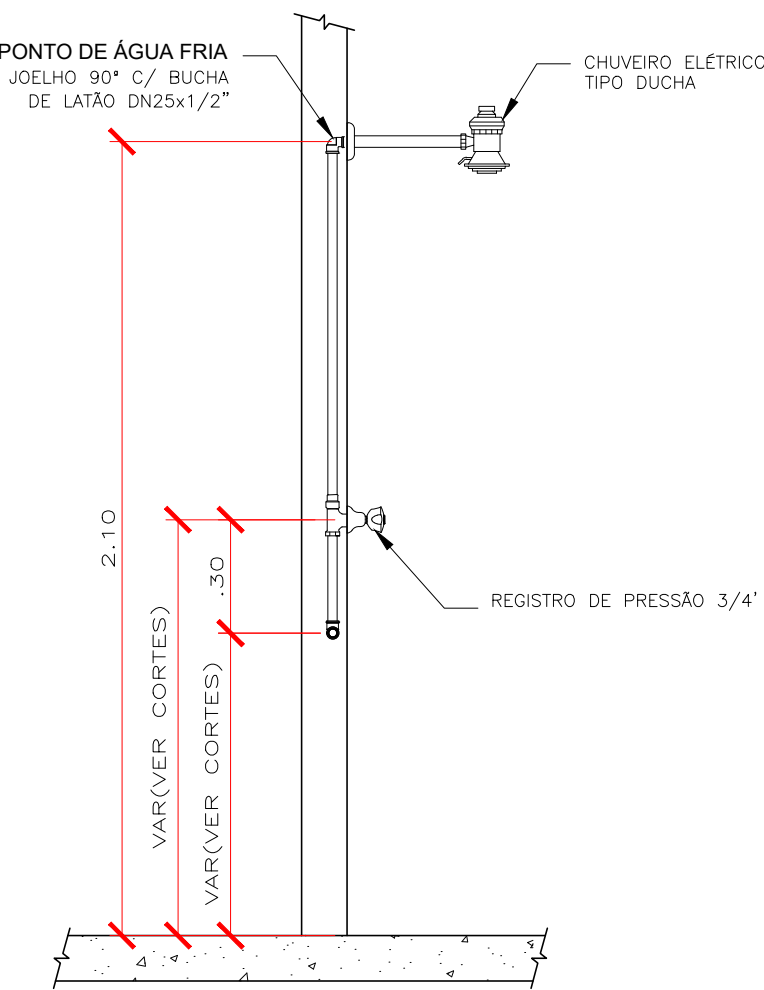


12 DETALHE CHUVEIRO
ESCALA: 1/20

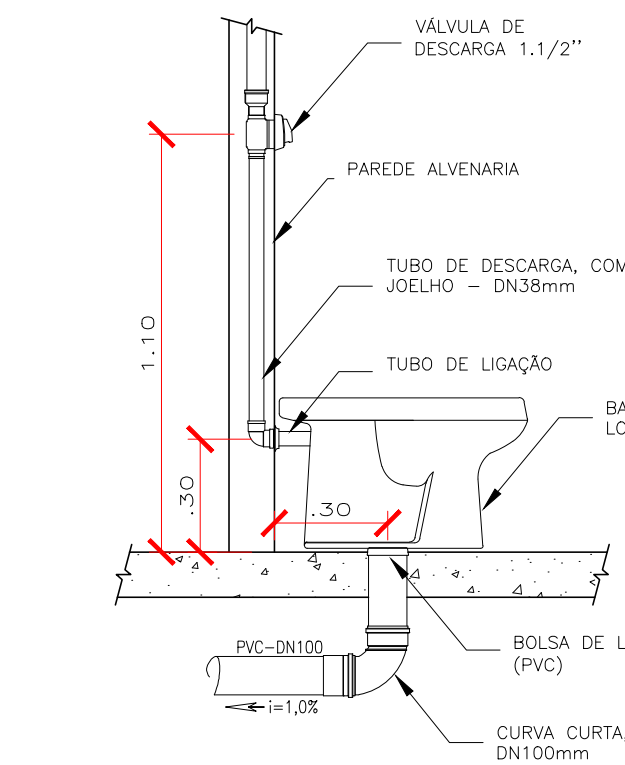


13 DETALHE BACIA SANITÁRIA CONVENCIONAL
ESCALA: 1/20

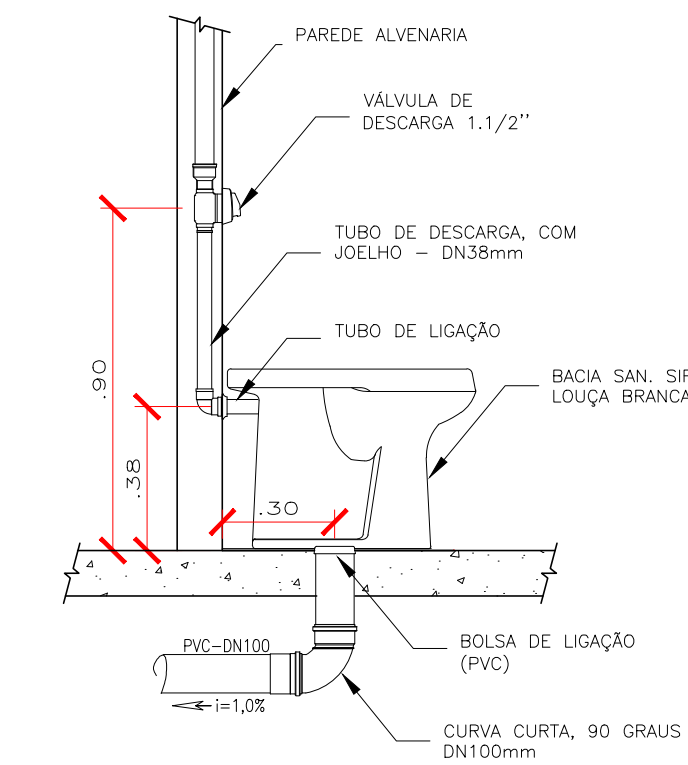


14 DETALHE BACIA SANITÁRIA - VÁLVULA DE DESCARGA - PCD
ESCALA: 1/20

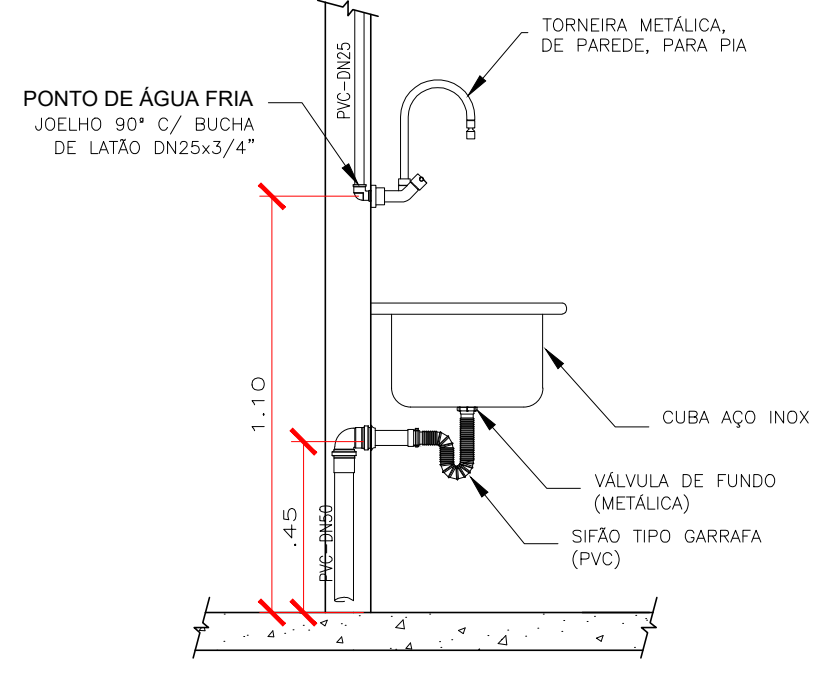


15 DETALHE PIA
ESCALA: 1/20

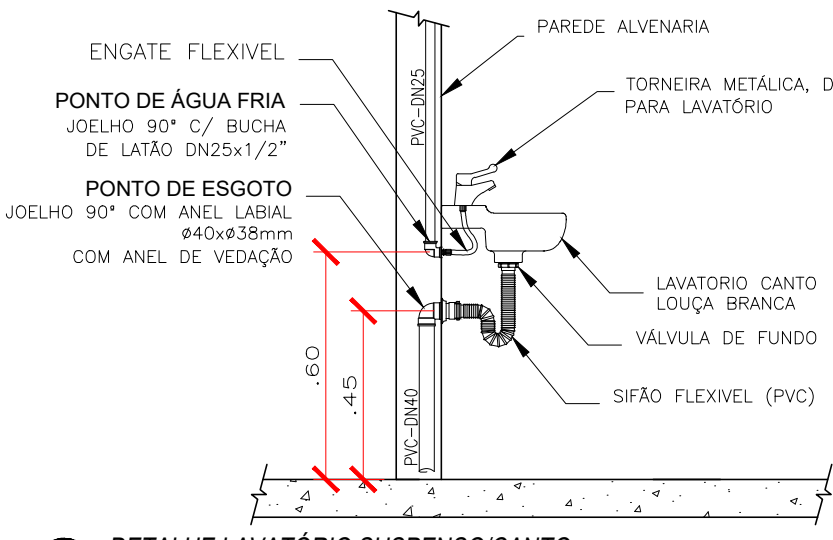


16 DETALHE LAVATÓRIO SUSPENSO/CANTO
ESCALA: 1/20

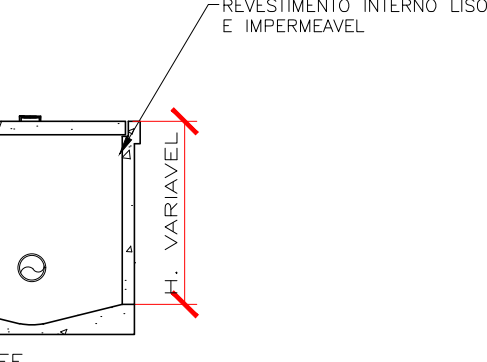

17 CAIXA DE INSPEÇÃO E PASSAGEM DN 60CM
ESCALA: 1/25

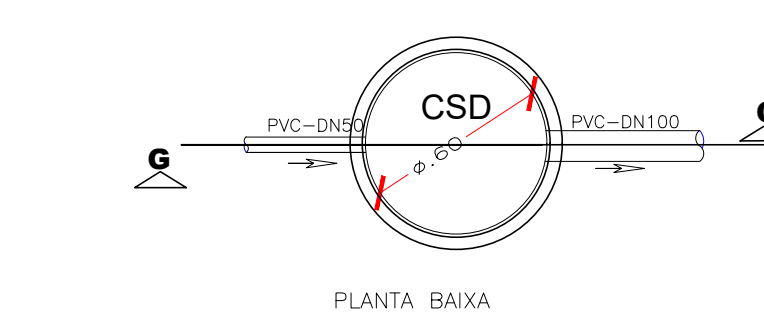

18 CAIXA DE SEDIMENTOS DN 60CM
ESCALA: 1/25

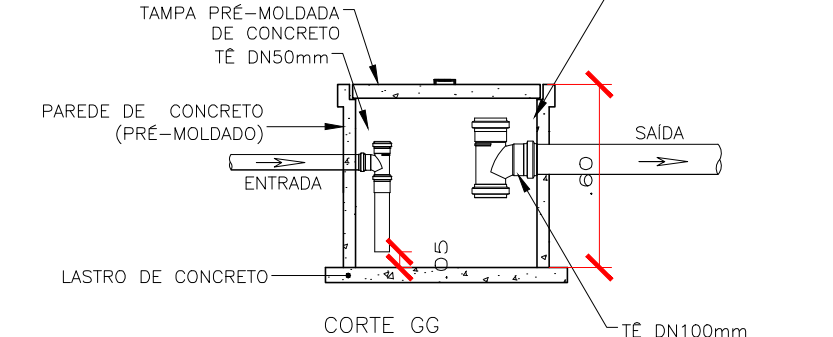

18 CAIXA DE SEDIMENTOS DN 60CM
ESCALA: 1/25

CONVENÇÕES		
AF - COLUNA DE ÁGUA FRIA		- TUBULAÇÃO QUE DESCE :
AP - COLUNA DE ÁGUAS PLUVIAIS		X - NÚMERO DA COLUNA
CV - COLUNA DE VENTILAÇÃO		Y - DIÂMETRO DA COLUNA
AL - ÁGUA DIRETA (ALIMENTADOR PREDIAL)		
DN - DIÂMETRO NOMINAL (COMERCIAL)		- TUBULAÇÃO QUE SOBE :
PVC - TUBULAÇÃO DE PVC RÍGIDO SÉRIE NORMAL		X - NÚMERO DA COLUNA
CI - CAIXA DE INSPEÇÃO PRÉ-MOLDADA		Y - DIÂMETRO DA COLUNA
CSI - CAIXA DE INSPEÇÃO SIFONADA PRÉ-MOLDADA		
CG - CAIXA DE GORDURA PRÉ-MOLDADA		
CSD - CAIXA DE SEDIMENTOS		
OBSERVAÇÕES		
1 - PROJETO FOI CONCEBIDO CONFORME PARÂMETROS DAS NORMAS ABAIXO:		
- NBR 5626/1998 - INSTALAÇÃO PREDIAL DE ÁGUA FRIA; - NBR 8160/1999 - SISTEMAS PREDIAIS DE ESGOTO SANITÁRIO - PROJETO E EXECUÇÃO; - NBR 7229/1993 - PROJETO, CONSTRUÇÃO E OPERAÇÃO DE SISTEMAS DE TANQUES SÉPTICOS; - NBR 13969/1997 - TANQUES SÉPTICOS - UNIDADES DE TRATAMENTO COMPLEMENTAR E DISPOSIÇÃO FINAL DOS EFLUENTES LÍQUIDOS - PROJETO, CONSTRUÇÃO E OPERAÇÃO; - NBR 10844/1989 - INSTALAÇÕES PREDIAIS DE ÁGUAS PLUVIAIS;		
2 - TUBULAÇÕES A SEREM EMPREGADAS NESSE PROJETO SEGUIRÃO AS SEGUINTES ESPECIFICAÇÕES:		
- PVC RÍGIDO SOLDÁVEL PARA ÁGUA FRIA, CLASSE 15, CONFORME NBR 5648; - PVC SÉRIE NORMAL PARA ESGOTO PRIMÁRIO E SECUNDÁRIO, CONFORME NBR 8160; - PVC SÉRIE REFORÇADA PARA ÁGUAS PLUVIAIS CONFORME NBR 1084;		

CARIMBO DE APROVAÇÃO		
ASSOCIAÇÃO MATO-GROSSENSE DOS MUNICÍPIOS COORDENAÇÃO TÉCNICA E DE PROJETOS SITE: www.amm.org.br E-MAIL: centraldeprojetosamm@gmail.com ADM. NEURILAN FRAGA INSTITUTO ASSISTENCIAL DE DESENVOLVIMENTO		
TIPO DE OBRA:	INSTITUCIONAL	CONSTRUÇÃO
OBRA:	CONSTRUÇÃO DO CENTRO DE DIAGNÓSTICO MUNICIPAL DE NOVA LACERDA - MT	
PROPRIETÁRIO/ CNPJ:	PREFEITURA MUNICIPAL DE NOVA LACERDA CNPJ: 01.614.519/0001-22	
ENDEREÇO:	RUA GILSON PELISSER S/N - CENTRO, NOVA LACERDA - MT	
AUTOR DO PROJETO: CREA/CAU:	Evaldo B. de B. Junior Engenheiro Sanitarista e Ambiental CREA-MT 035.693	
RESPONSÁVEL TÉCNICO P/ OBRA:	PROJETO HIDROSSANITÁRIO	
ASSUNTO:	PROJETO HIDROSSANITÁRIO: PLANTAS, CORTES E DETALHES GERAIS	
COORDENADAS GEOGRÁFICAS:	LATITUDE: 14°28'37.96"S LONGITUDE: 59°35'11.56"W	
DATA DE ENTREGA: 01/03/2019	CONFORME PROJETO ARQUITETÔNICO	
REVISÃO: 1° - 00/00/0000		
ESCALA: INDICADA		
ART: 000000-0	DESENHO: Evaldo Brax de F. Junior	