

ESTA MEDIDA DE SEGURANÇA FOI DIMENSIONADA ATENDENDO.
NORMA: NTCB N° 13/2020 - CORPO DE BOMBEIROS MILITAR DO
ESTADO DE MATO GROSSO
SAÍDA DE EMERGÊNCIA.

6.3 SAÍDAS DE EMERGÊNCIA

Quadra Poliesportiva		
Divisão	F-3	
Altura	Um pavimento	
Tabela 1	Acesso e descarga	100
	Escadas e rampas	75
	Portas	100
Tabela 2	Existente	10m
Tabela 3	Tipo de Escada	Não se aplica
Quantidade de Saídas Existentes		4
População Total		1.516 pessoas

Quadra Poliesportiva				
Pavimento Único – Descrição – Divisão F-3 –				
Duas pessoas por m² de área				
Área computada (m²)	População	Capacidade da unidade de passagem – C	Metragem das saídas	
			Exigido	Existente
678,37	678,37x2 = 1.516 pessoas	100	16,00x 0,55 = 8,80m	2 aberturas de 3,10m 2 aberturas de 3,00m = 12,20M

ESTA MEDIDA DE SEGURANÇA FOI DIMENSIONADA ATENDENDO.
NORMA: NTCB N° 18/2020 - CORPO DE BOMBEIROS MILITAR DO
ESTADO DE MATO GROSSO
SISTEMA DE PROTEÇÃO POR EXTINTORES DE INCÊNDIO.

6.4 EXTINTORES

Tipo	H ₂ O	(outro agente)
Peso (kg ou L)	10L	Não se aplica
Capacidade extintora	2A	Não se aplica
Distância máxima a percorrer (m)	25m	Não se aplica
Altura de instalação (m)	1,60m	Não se aplica

ESTA MEDIDA DE SEGURANÇA FOI DIMENSIONADA ATENDENDO.
NORMA: NTCB N° 18/2020 - CORPO DE BOMBEIROS MILITAR DO
ESTADO DE MATO GROSSO
SINALIZAÇÃO DE EMERGÊNCIA.


6.5 SINALIZAÇÃO DE EMERGÊNCIA

TIPO	Sinalização (Básica)		
	Forma	Cor do fundo	Cor do símbolo
	Retangular	Verde	Fotoluminescente
Orientação e Salvamento	Distância de visualização (m)	Lado, altura ou diâmetro (m)	Altura de instalação (m)
	6	95 x 190	2,00

TIPO	Sinalização (Básica)		
	Forma	Cor do fundo	Cor do símbolo
	Quadrado	Vermelho	Fotoluminescente
Equipamentos	Distância de visualização (m)	Lado, altura ou diâmetro (m)	Altura de instalação (m)
	6	134 x 134	1,80


ESTA MEDIDA DE SEGURANÇA FOI DIMENSIONADA ATENDENDO.
NORMA: NTCB N° 16/2020 - CORPO DE BOMBEIROS MILITAR DO
ESTADO DE MATO GROSSO
SISTEMA DE ILUMINAÇÃO DE EMERGÊNCIA.

ENQUADRAMENTO	
Tipo de sistema	Conjunto de Blocos Autônomos
Autonomia do sistema	6 Horas
Altura de instalação	2,50m
Distância entre os pontos	10,00m

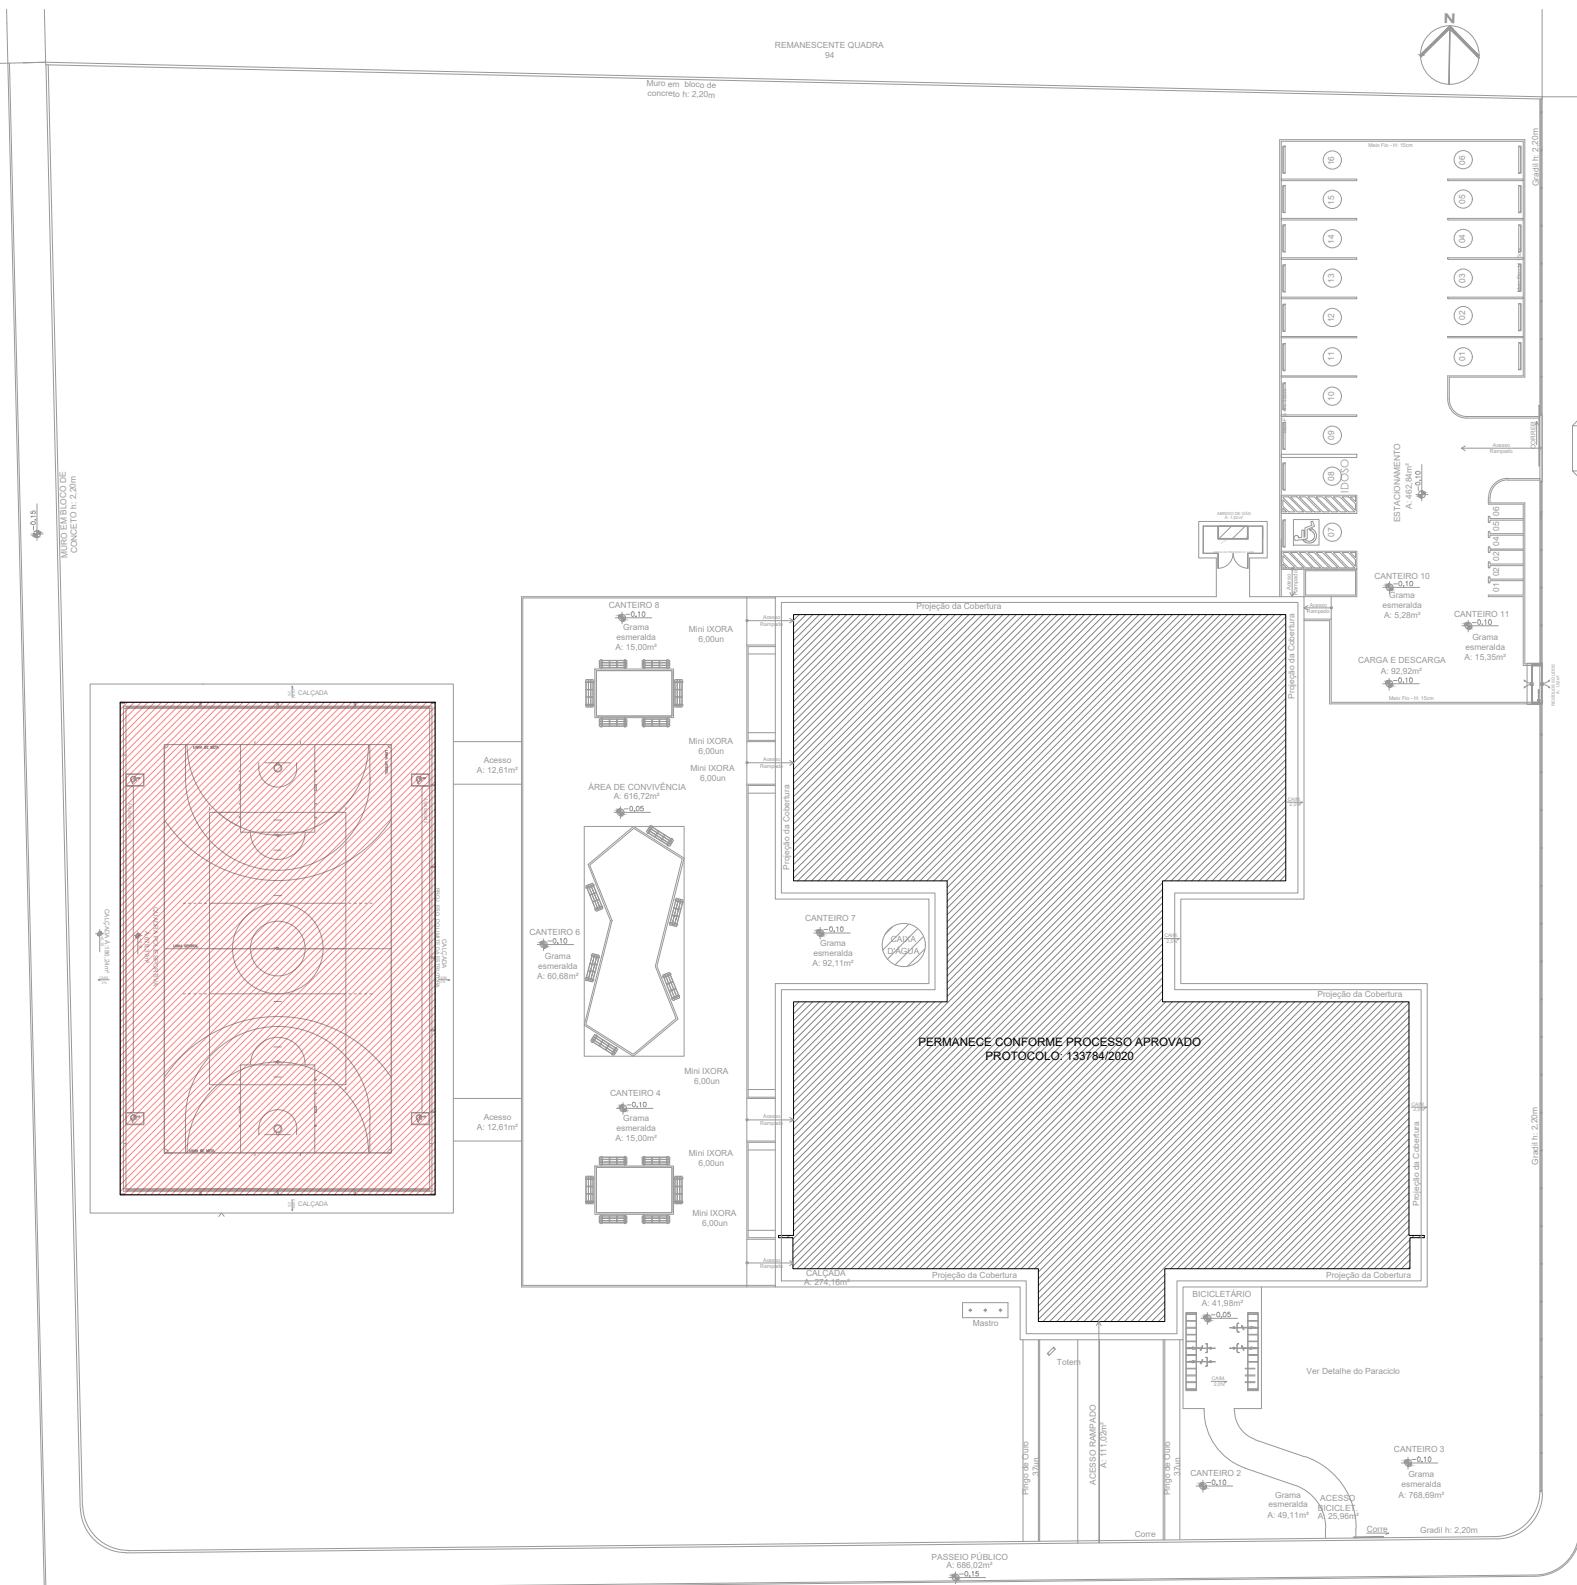



SETORIZAÇÃO

- ÁREA 1: F-3: Centro esportivo e de exibição.
- ÁREA 2: Permanece conforme processo aprovado.

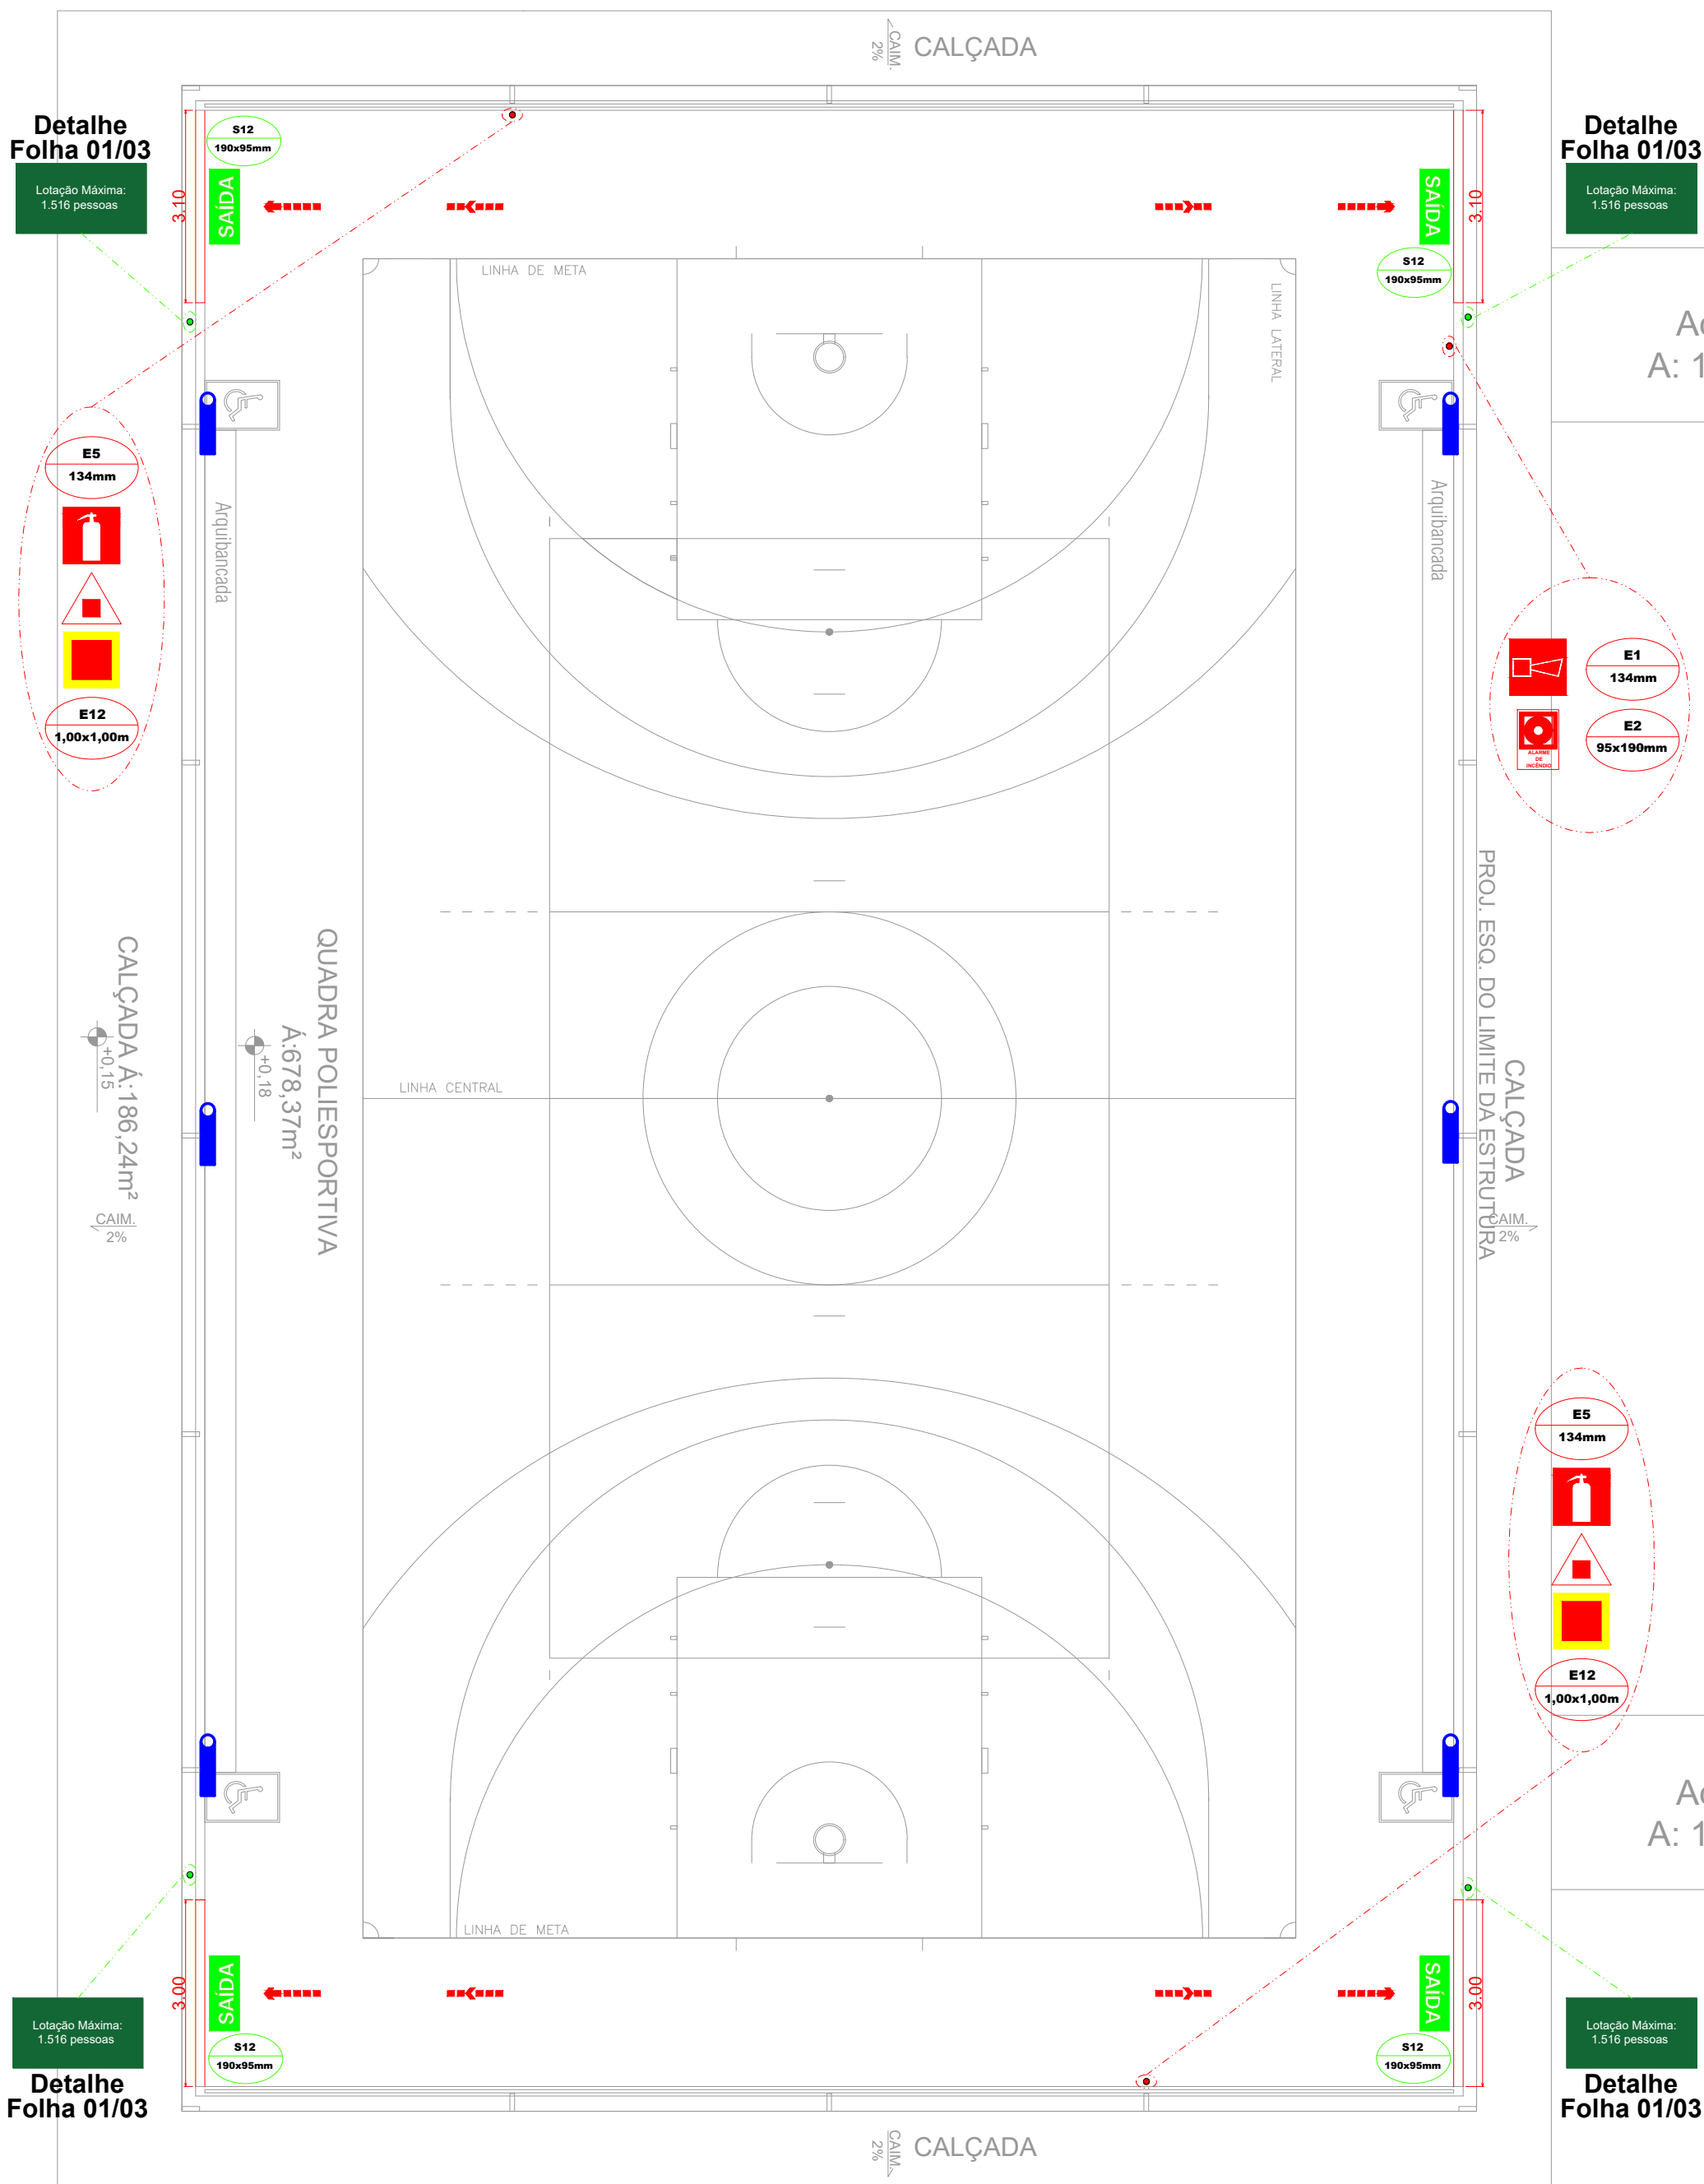

Detalhe Folha 01/03

  1 Planta baixa - Preventivos Quadra
ESCALA: 1:100

LEGENDA DE SINALIZAÇÃO			QTD.
Dimensões para distância máxima de visibilidade = 6,00m			
 SAÍDA	S12 190x95mm	SAÍDA DE EMERGÊNCIA: Indicação da saída de emergência, com ou sem complementação do pictograma fotoluminescente (seta ou imagem, ou ambos)	04
	 E1 134mm	ALARME SONORO: Indicação do local de instalação do alarme de incêndio	01
 	E2 95x190mm	COMANDO MANUAL DE ALARME OU BOMBA DE INCÊNDIO: Ponto de acionamento de alarme de incêndio ou bomba de incêndio. Deve vir sempre acompanhado de uma mensagem escrita, designando o equipamento acionado	01
	 E5 134mm	EXTINTOR DE INCÊNDIO: Indicação de localização dos extintores de incêndio	02
 S12 1,00x1,00m	E12 1,00x1,00m	SINALIZAÇÃO DE SOLO PARA EQUIPAMENTOS DE COMBATE A INCÊNDIO (HIDRANTES E EXTINTORES): Usado para indicar a localização dos equipamentos de combate a incêndio e alarme, para evitar a sua obstrução	02
	 M2 134mm	INDICAÇÃO DA LOTAÇÃO MÁXIMA ADMITIDA NO RECINTO DE REUNÃO DE PÚBLICO Nas entradas principais dos recintos de reunião de público.	04

LEGENDA - Símbolos gráficos para projeto		QTD.
	EXTINTOR PORTÁTIL DE PÓ ABC - 6kg	02
	PONTO DE ILUMINAÇÃO DE EMERGÊNCIA, 30 LED'S, AUTONOMIA 6 HORAS (PAREDE)	06
	DIREÇÃO DO FLUXO DA ROTA DE FUGA	00
	SAÍDA FINAL DA ROTA DE FUGA	00

ESTADO DE MATO GROSSO
CORPO DE BOMBEIROS
DIRETORIA DE SEGURANÇA CONTRA INCÊNDIO E PÂNICO

APROVAÇÃO

Após análise, constatou-se a conformidade desse PSCIP com a
legislação.

Nº de aprovação _____
Data de aprovação ____/____/____

Analista _____ Chefe da Seção _____

Espaço reservado para uso do CBM/MT:

PROJETO DE SEGURANÇA CONTRA INCÊNDIO E PÂNICO

() NOVO (X) ATUALIZAÇÃO DO PSCIP N°:133784/2020 () SUBSTITUIÇÃO DO PSCIP N°:

ASSOCIAÇÃO MATO-GROSSENSE DOS MUNICÍPIOS
COORDENAÇÃO DE PROJETOS

SITE: www.amm.org.br
E-MAIL: centraldeprojetosamm@gmail.com

ADM. NEURILAN FRAGA

TÍTULO DO DESENHO:
SAÍDAS DE EMERGÊNCIA, SINALIZAÇÃO DE EMERGÊNCIA, EXTINTORES, ILUMINAÇÃO DE EMERGÊNCIA

Ocupação:
EDUCACIONAL E CULTURA FÍSICA, DIVISÃO: E-1, DESCRIÇÃO: ESCOLAS EM GERAL.

RAZÃO SOCIAL:
SECRETARIA DE ESTADO DE EDUCAÇÃO

NOME FANTASIA:
CONSTRUÇÃO DA QUADRA POLIESPORTIVA DA E.E. NOVA LACERDA

CNPJ:
03.507.415/0008-10

ENDEREÇO:
RUA BENEDITO NOGUEIRA, CENTRO, NOVA LACERDA-MT

RESPONSÁVEL TÉCNICO:

VIVIAN M. DRUMMOND PINHEIRO TEIXEIRA
Eng. Civil/Seg. do Trabalho
CREA: 1215067275

DATA DE ENTREGA:
27/04/2021

ESCALA:
INDICADA

REVISÃO:
1ª - 00/00/0000

PRANCHA:

INC 03 / 03