


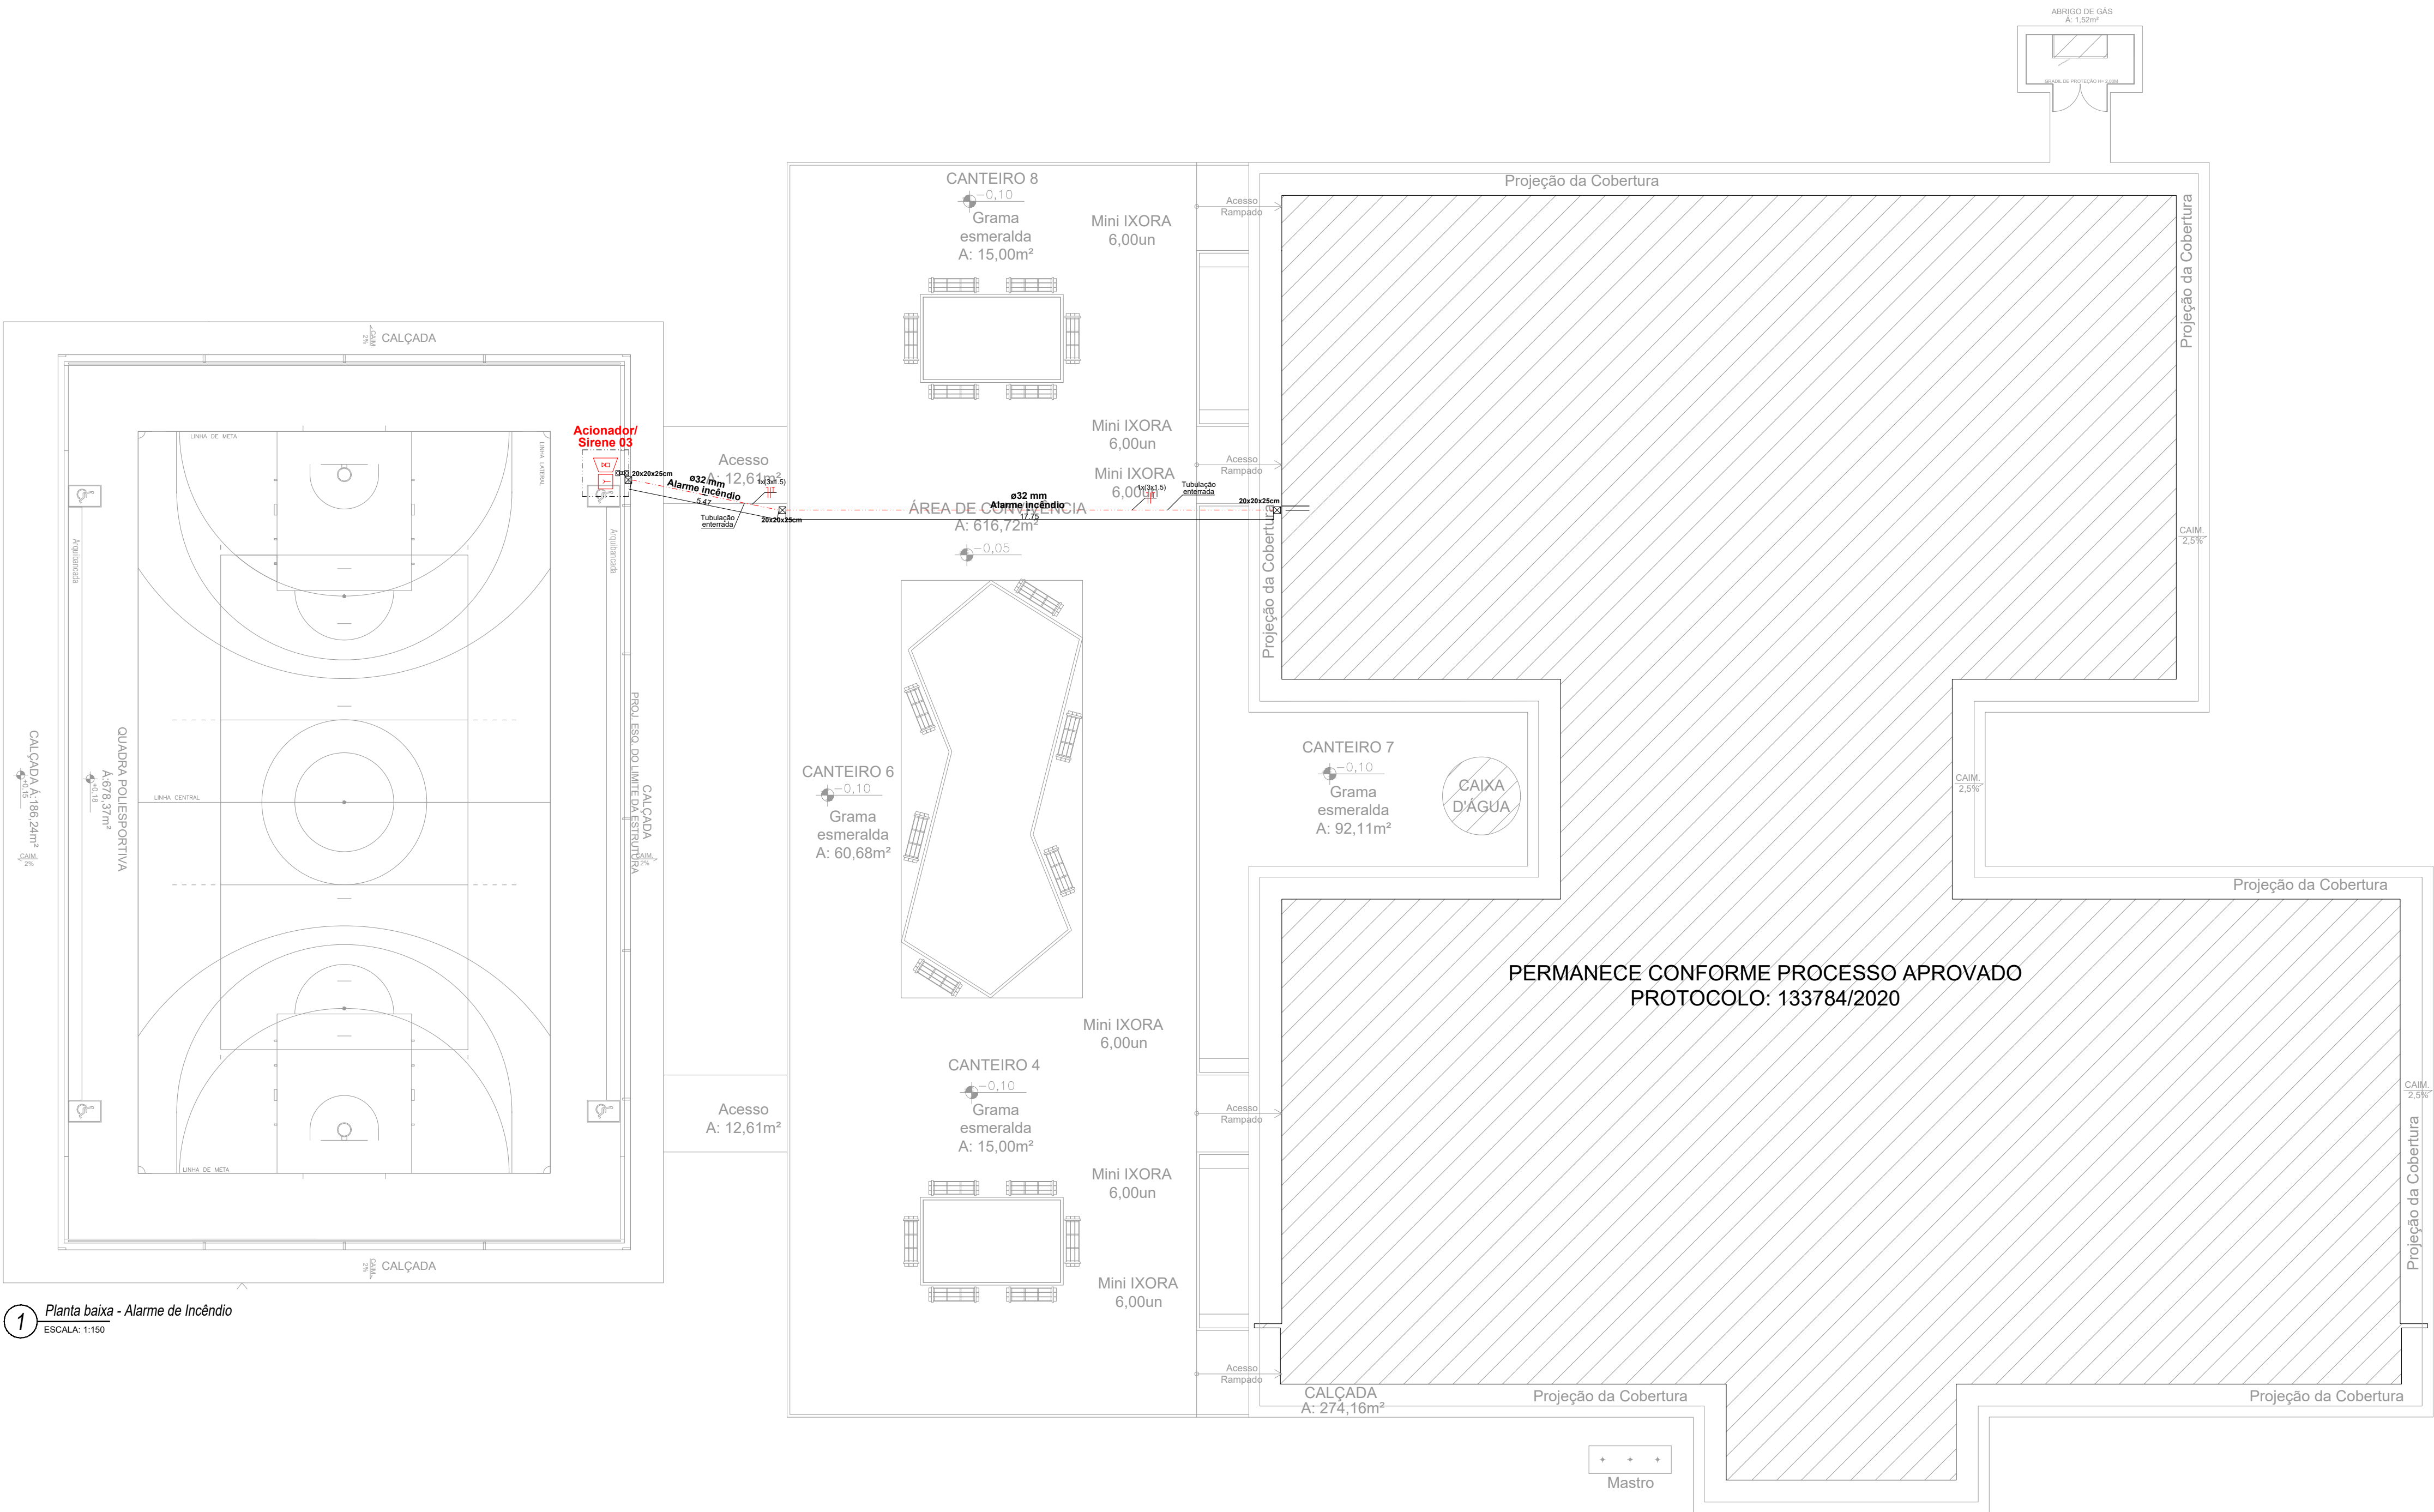

1 Planta baixa - Alarme de Incêndio
ESCALA: 1:150

LEGENDA - Símbolos gráficos para projeto		QTD.
	AVISADOR SONORO TIPO SIRENE - ENDEREÇAVEL	01
	ACIONADOR MANUAL DO SISTEMA DE DETECÇÃO E ALARME - ENDEREÇAVEL	01

Espaço reservado para uso do CBM/MT:

PROJETO DE SEGURANÇA CONTRA INCÊNDIO E PÂNICO

() NOVO (X) ATUALIZAÇÃO DO PSCIP Nº:133784/2020 () SUBSTITUIÇÃO DO PSCIP Nº:

ASSOCIAÇÃO MATO-GROSSENSE DOS MUNICÍPIOS COORDENAÇÃO DE PROJETOS

SITE: www.amm.org.br
E-MAIL: centraldeprojetosamm@gmail.com

ADM. NEURILAN FRAGA

TÍTULO DO DESENHO:
SAÍDAS DE EMERGÊNCIA, SINALIZAÇÃO DE EMERGÊNCIA, EXTINTORES, ILUMINAÇÃO DE EMERGÊNCIA

OCUPAÇÃO:
EDUCACIONAL E CULTURA FÍSICA, DIVISÃO: E-1, DESCRIÇÃO: ESCOLAS EM GERAL.

RAZÃO SOCIAL:
SECRETARIA DE ESTADO DE EDUCAÇÃO

NOME FANTASIA:
CONSTRUÇÃO DA QUADRA POLIESPORTIVA DA E.E. NOVA LACERDA

CNPJ:
03.507.415/0008-10

ENDEREÇO:
RUA BENEDITO NOGUEIRA, CENTRO, NOVA LACERDA-MT

RESPONSÁVEL TÉCNICO:

VIVIAN M. DRUMMOND PINHEIRO TEIXEIRA
Eng. Civil/Seg. do Trabalho
CREA: 1215067275

DATA DE ENTREGA:
27/04/2021

ESCALA:
INDICADA

REVISÃO:
1ª - 00/00/0000

PRANCHA:
INC 03-A
03